

Mapa do celów projektowych

skala 1: 500

jednostka ewidencyjna

141701_1 Józefów

obręb

141701_1.0021 Józefów

działka

239/1

układ współrzędnych:

2000/7

układ wysokości

PL-EVRF 2007-NH

zakres aktualizacji

zaznaczony kolorem zielonym

data opracowania mapy

27.12.2021

numer zgłoszenia

GK.III.6640.1.6408.2021

Informacje o służebnościach gruntowych występujących w zakresie opracowania mapy

nie występują

Nie wyklucza się istnienia w terenie urządzeń podziemnych nie zgłoszonych do inwentaryzacji powykonawczej.

Nazwa wykonawcy

InvestigEO

podpis osoby reprezentującej wykonawcę (imię i nazwisko, nr uprawnień)

GEODETA


mgr inż. Artur Żelazowski

nr upr 10090

OSWIADCZENIE

Praca nr GK.III.6640.1.6408.2021 zgłoszona do Starosty Otwockiego, uzyskała pozytywny wynik kontroli. Protokół z dn. 11.01.2022. Kierownik roboty mgr inż. Artur Żelazowski - numer uprawnień 10090.

Jestem świadomy odpowiedzialności karnej za złożenie fałszywego oświadczenia

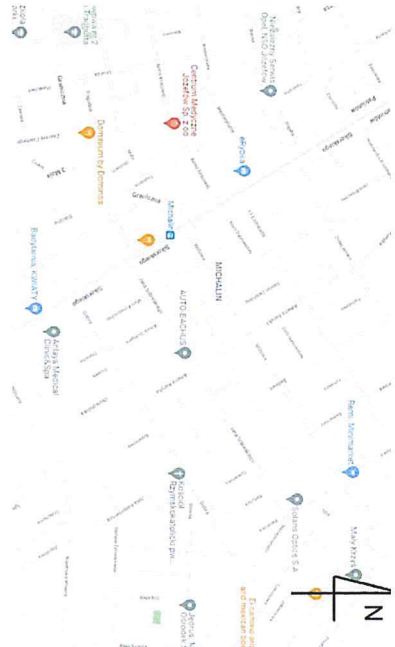

Poświadczam zgodność treści mapy z mapą do celów projektowych zarejestrowaną pod numerem GK.III.6640.1.6408.2021

dr inż. Agnieszka Halicka
Upn. bud. do proj. bez ograniczeń w specjalności instalacyjnej w zakresie sieci, instalacji i urządzeń cieplnych, wentylacyjnych, gazowych, wodociągowych i kanalizacyjnych. Nr. N/210200/POOS/08



dr inż. Agnieszka Halicka
nr ewid. MAZ/0200/POOS/08
w zakresie sieci, instalacji i urządzeń wodociągowych i kanalizacyjnych bez ograniczeń w specjalności inżynierskiej

- LEGENDA
- 1-4, 5-6 PROJEKTOWANA KANALIZACJA
 - 2-3 PROJEKTOWANY PRZYKANALIK KANALIZACJI SANITARNEJ
 - 4-7-8 PROJEKTOWANA KANALIZACJA SANITARNA TŁOCZNA
 - 12-13 PROJEKTOWANY RUROCIĄG TŁOCZASOWY
 - Dz225 PE100 KANALIZACJA SANITARNA DO LIKWIDACJI
 - 9-10-11 PROJEKTOWANY KABEL EN
 - PROJ. STUDNIA Ø1500
 - TŁOCZNA DN3000

STAROSTA OTWOCKI

Niniejsza dokumentacja projektowa była przedmiotem narady koordynacyjnej przeprowadzonej w Starostwie Powiatowym w Otwocku za pomocą środków komunikacji elektronicznej.

Data przeprowadzenia narady

17.02.2022

Znak sprawy

GK.IV.6630.29.2022

Imię i nazwisko przewodniczącego narady

Z up. STAROSTY Krzysztof Wąsowski

Weryfikacji dokumentu można dokonać na stronie <https://weryfikacja.projektyzacja.pl>

GWK

Pracownia projektowa:
ul. Gabińska 9/75
01-703 Warszawa
tel. 605 890 100, 502 337 81
e-mail: biuro@gwks.com.pl
www.gwks.pl

Investor

Hydrosfera Józefów Sp. z o.o.
Al. Drogowców 20
05-420 Józefów

Nazwa opracowania

Dokumentacja projektowa - kosztorysowa modernizacji pompowni ścieków sanitarnych przy ul. Grotgiera w Józefowie

Tytuł opracowania

Projekt przebudowy pompowni ścieków sanitarnych przy ul. Grotgiera w Józefowie

Nazwa rysunku

PROJEKT ZAGOSPODAROWANIA TERENU

Funkcja	Imię i nazwisko	Uprawnienia	Podpis
Projektował	dr inż. Agnieszka Halicka	MAZ/0200/POOS/08 w zakresie inst. sanit.	
Opracował			
Sprawdził	mgr inż. Beata Skonupnińska	78/DOŚ/05 w zakresie inst. sanit.	

Data

02.2022

Skala 1:500

Nr rys. 11/2UD

Punkty graniczne wyróżnione liczbą inną niż '1' nie spełniają wymagań rozporządzenia w sprawie EGIB lub obowiązujących standardów technicznych.