


RZUT POZIOMU PRZYZIEMIA

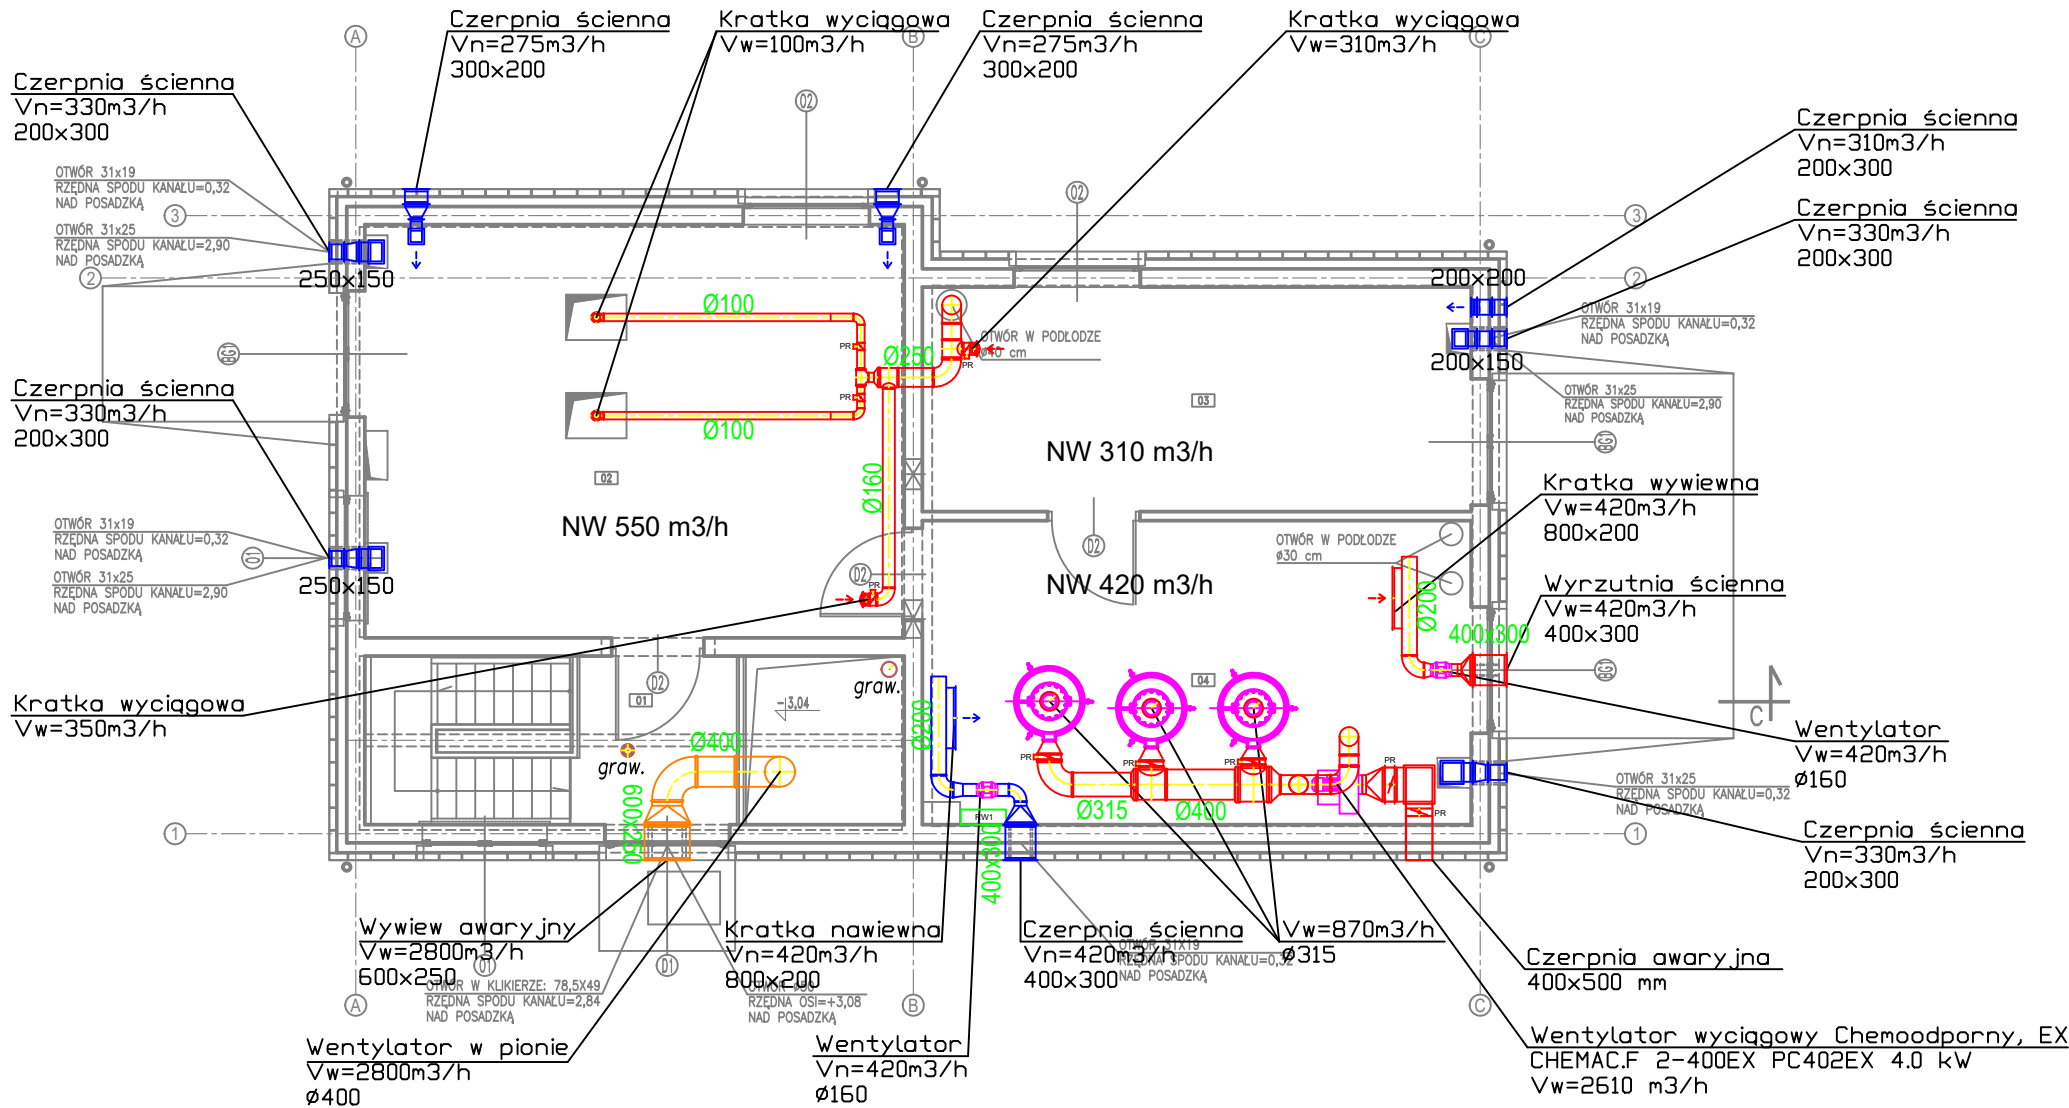

PRACOWNIA ARCHITEKTONICZNA: Z.HOFMAN, W.THUMENAS 00-659 WARSZAWA, ul. Koszykowa 55		NR RYSUNKU
TEMAT Oczyszczalnia ścieków w Józefowie wraz z kolektorem zrzutowym i wylotem ścieków oczyszczonych		W-2
NAZWA RYS. INSTALACJA WENTYLACJI - RZUT POZIOMU PRZYZIEMIA		FAZA Proj. Techniczny
PROJEKTANT	mgr inż. Paweł Wodzyński Upr. Proj. Nr POM/0107/PWBS/19 w specjalności sanitarnej	SKALA 1:100
OPRACOWUJĄCY	inż. Aleksandra Kamińska	DATA 03-2024