
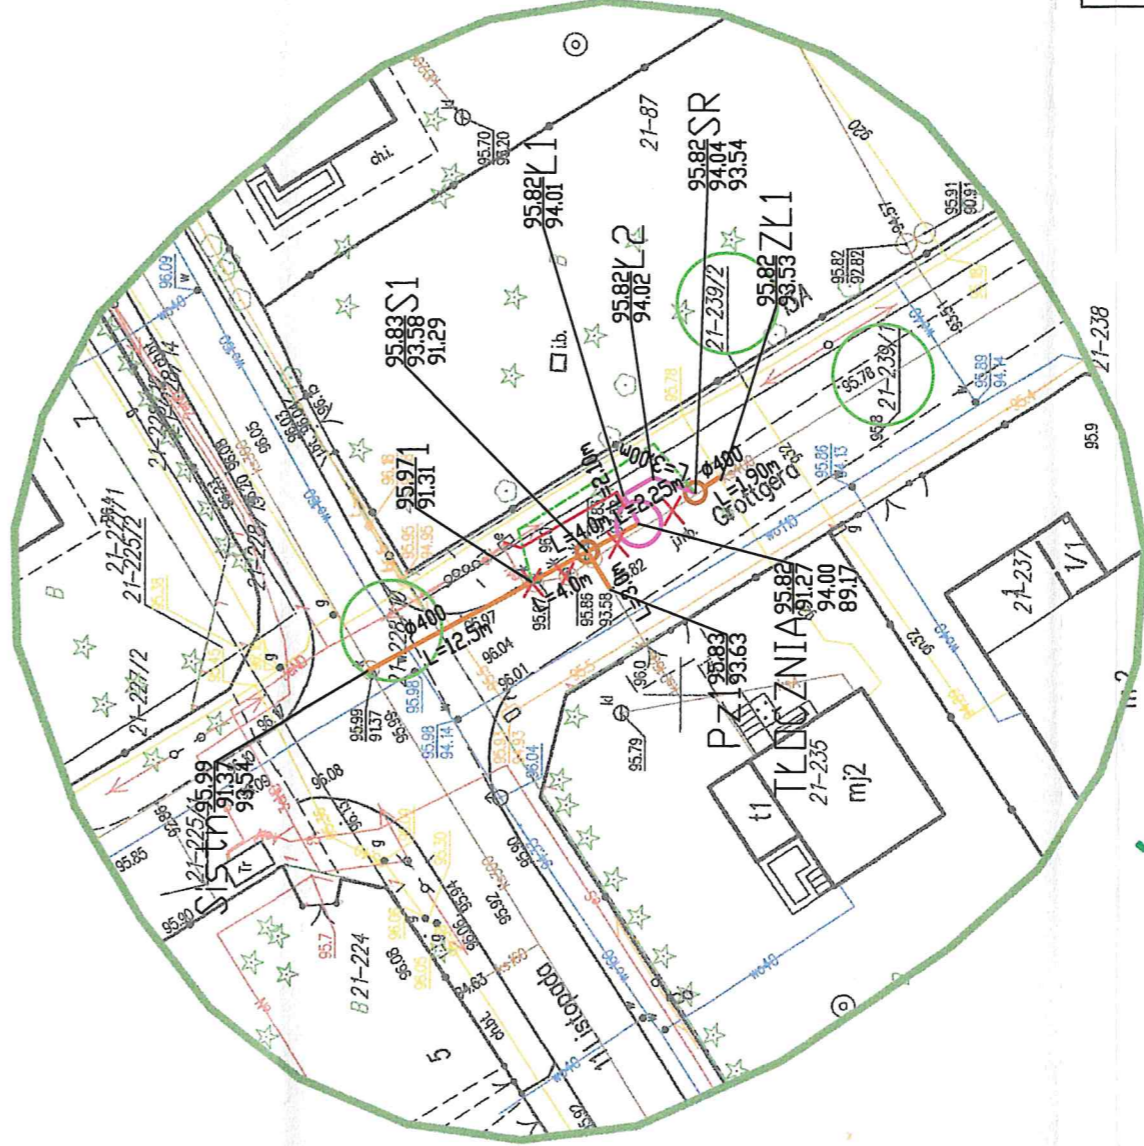


Mapa do celów projektowych	
jednostka ewidencyjna	skala 1:500
obręb	141701_1 Józefów
działka	141701_1.0021 Józefów
układ współrzędnych:	239/1
układ wysokości	2000/7
zakres aktualizacji	PL-EVRF 2007-NH
data opracowania mapy	zaznaczony kolorem zielonym
numer zgłoszenia	27.12.2021
informacje o służebnościach gruntowych występujących w zakresie opracowania mapy	GK.III.6640.1.6408.2021
Nie wyklucza się istnienia w terenie urządzeń podziemnych nie zgłoszonych do inwentaryzacji powykonawczej.	nie występują
Nazwa wykonawcy	inwestGEO
podpis osoby reprezentującej wykonawcę (imię i nazwisko, nr uprawnień)	GEODETA mgr inż. Artur Żelazowski nr upr. 10090

OŚWIADCZENIE
Praca nr GK.III.6640.1.6408.2021 zgłoszona do Starosty Otwockiego, uzyskała pozytywny wynik kontroli. Protokół z dn. 11.01.2022. Kierownik roboty mgr inż. Artur Żelazowski - numer uprawnień 10090.
Jestem świadomy odpowiedzialności karnej za złożenie fałszywego oświadczenia

dr inż. Agnieszka Halicka  
uprawnienia do projektowania  
w zakresie specjalności instalacyjnej  
ciepłych, wentylacyjnych i gazowych  
wodociągów i instalacyjnych  
nr ewid. MAZ/010/POOS/03

Poświadczam zgodność treści mapy  
z mapą do celów projektowych  
zarejestrowaną pod numerem  
GK.III.6640.1.6408.2021

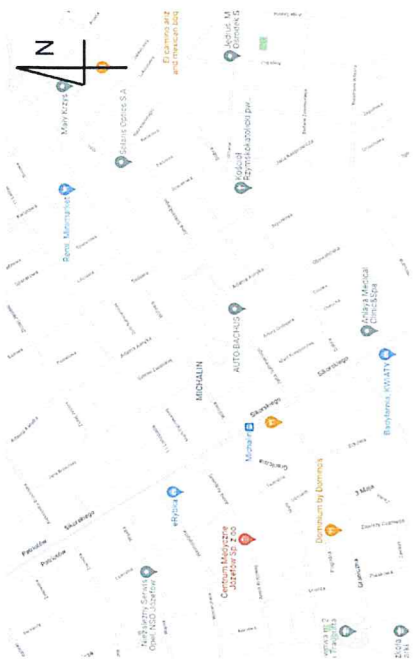


- LEGENDA
- Dz400 KAMIONKA  
L=20m i=1,0%
  - Dz160 PVC-U  
L=2m i=1,5%
  - Dz225 PE100  
L=2m i=1,5%
  - Dz160 PE100  
L=2m i=1,5%
  - PRZEBUDOWA- ODEJSCIA  
KANALIZACJI SANITARNEJ
  - PRZEBUDOWA - KANALIZACJA  
SANITARNA TŁOCZNA
  - PROJEKTOWANY RUROCIĄG  
TŁOCZNY TYMCZASOWY
  - KANALIZACJA SANITARNA  
DO LIKWIDACJI
  - KABEL eN
  - PROJ. STUDNIA Ø1500
  - TŁOCZNA ŚCIEKÓW DN3000
  - NUMER EWD. DZIAŁKI
  - GRANICA EWD. DZIAŁKI

<b>GWK</b> sp. z o.o		Pracownia projektowa: ul. Gąbińska 9/75 01-703 Warszawa tel. 605 880 100 , 502 337 81 e-mail: biuro@gwks.com.pl www.gwks.pl
Investor	Hydrosfera Józefów Sp. z o.o. Al. Drogowców 20 05-420 Józefów	
Nazwa opracowania	Dokumentacja projektowa - kosztorysowa modernizacji pompowni ścieków sanitarnych przy ul. Grottigera w Józefowie	WYDZIAŁ ARCHITEKTURY BUDOWNICTWA Starostwo Powiatowe w Otwoku ul. Wolności 100, 05-420 Józefów tel. (22) 609 10 10, 609 10 11 e-mail: architekty@powiat.otwok.pl
Tytuł opracowania	PROJEKT TECHNICZNY przebudowy pompowni ścieków sanitarnych przy ul. Grottigera w Józefowie	
Nazwa rysunku	PROJEKT ZAGOSPODAROWANIA TERENU	
Funckia	Imię i nazwisko	Unawienia
Projektował	dr inż. Agnieszka Halicka w zakresie inst. sanit.	MAZ/0200/POOS/08
Opracował	Dominik Rek	
Sprawił	mgr inż. Beata Skonupńska w zakresie inst. sanit.	78/DOS/05

punkty graniczne wyróżnione liczbą inną niż '1'  
nie spełniają wymagań rozporządzenia w sprawie EGIB  
i obowiązuje standardów technicznych.


Mapa do celów projektowych	
skala 1: 500	
jednostka ewidencyjna	141701_1 Józefów
obręb	141701_1.0021 Józefów
działka	239/1
układ współrzędnych:	2000/7
układ wysokości	PL-EVRF 2007-NH
zakres aktualizacji	zaznaczony kolorem zielonym
data opracowania mapy	27.12.2021
numer zgłoszenia	GK.III.6640.1.6408.2021
Informacja o służebnościach gruntowych występujących w zakresie opracowania mapy	nie występują
Nie wykłucza się istnienia w terenie urządzeń podziemnych nie zgłoszonych do inwentaryzacji powykonawczej.	
Nazwa wykonawcy	investGEO
podpis osoby reprezentującej wykonawcę (imię i nazwisko, nr uprawnień)	mgr inż. <b>Artur Żelazowski</b> nr upr. 16090

OŚWIADCZENIE
Praca nr GK.III.6640.1.6408.2021 zgłoszona do Starosty Ołwockiego, uzyskała pozytywny wynik kontroli. Protokół z dn. 11.01.2022. Kierownik roboty mgr inż. Artur Żelazowski - numer uprawnień 10090.
Jestem świadomy odpowiedzialności karnej za złożenie fałszywego oświadczenia

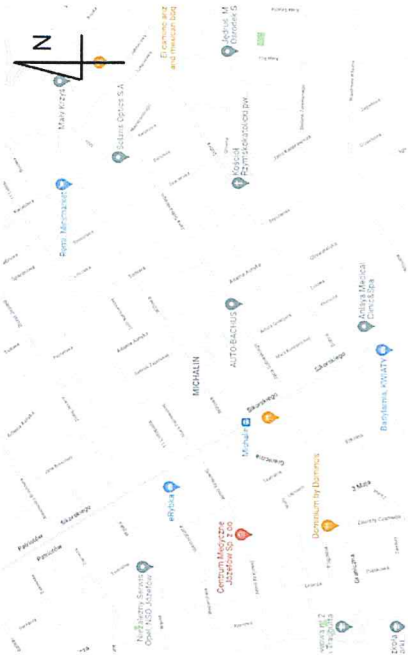

Poświadczam zgodność treści mapy z mapą do celów projektowych zarejestrowaną pod numerem GK.III.6640.1.6408.2021

mgr inż. **Agnieszka Halicka**  
bez ograniczeń w specjalności instalowania ciepłych, wentylacyjnych, gazowych wodociągowych i kanalizacyjnych nr ewid. MAZ/0200/POŚ/08

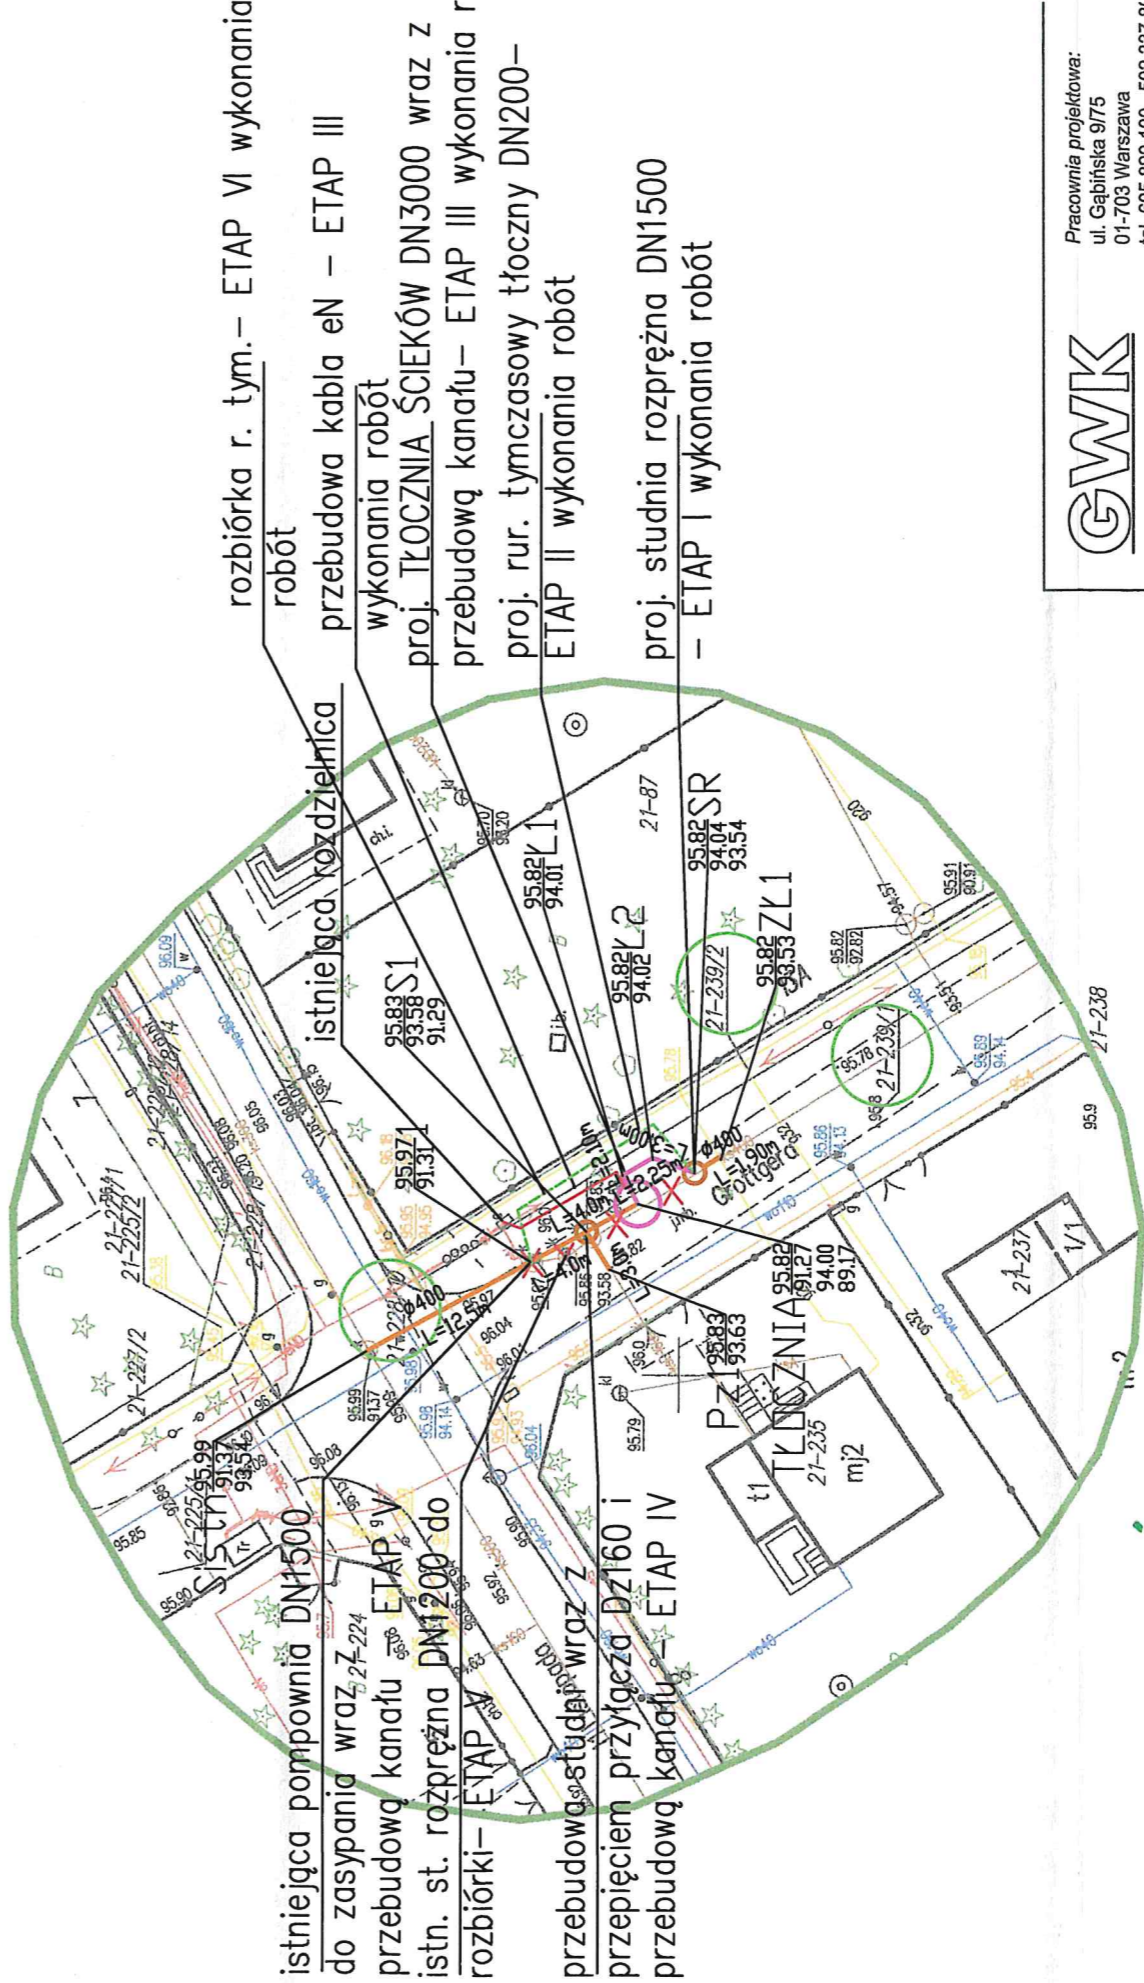

LEGENDA	
Dz400 KAMIONKA L=20m i=1,0%	PRZEBUDOWA- SIĘĆ KANALIZACJA
Dz160 PVC-U L=2m i=1,5%	PRZEBUDOWA- ODEJSCIA KANALIZACJI SANITARNEJ
Dz225 PE100 L=2m i=1,5%	PRZEBUDOWA - KANALIZACJA SANITARNA TŁOCZNA
Dz160 PE100 L=2m i=1,5%	PROJEKTOWANY RUROCIĄG TŁOCZNY TYMCZASOWY
---	KANALIZACJA SANITARNA DO LIKWIDACJI
---	KABEL eN
○	PROJ. STUDNIA Ø1500
○	TŁOCZNIA ŚCIEKÓW DN3000
20/3	NUMER EWD. DZIAŁKI
---	GRANICA FUND. DZIAŁKI


<b>GWK</b> SP. Z O.O. Pracownia projektowa: ul. Gabińska 9/75 01-703 Warszawa tel. 605 880 100 - 502 337 88 e-mail: biuro@gwks.com.pl www.gwks.pl	
Inwestor Hydrosfera Józefów Sp. z o.o. Al. Drogowców 20 05-420 Józefów	Nazwa opracowania Dokumentacja projektowa - kosztorysowa modernizacji pompowni ścieków sanitarnych przy ul. Grottigera w Józefowie
Tytuł opracowania Projekt techniczny przebudowy pompowni ścieków sanitarnych przy ul. Grottigera w Józefowie	Nazwa rysunku SCHEMAT ETAPÓW
Funkcja Projektował	Imię i nazwisko mgr inż. Agnieszka Halicka
Opracował Dominik Rek	Uprawnienia MAZ/0200/POŚ/08 w zakresie inst. sanit.
Sprawił mgr inż. Beata Skorupińska	Podpis 78/DOŚ/05 w zakresie inst. sanit.

niezgodne wyróżnione liczbą inną niż '1'  
i wymagają rozporządzenia w sprawie EGiB


# STUDZIENKA DN1200

## ZWIĘCZENIE STUDNI TYPU "CIĘŻKIEGO"


PRZEKRÓJ B-B

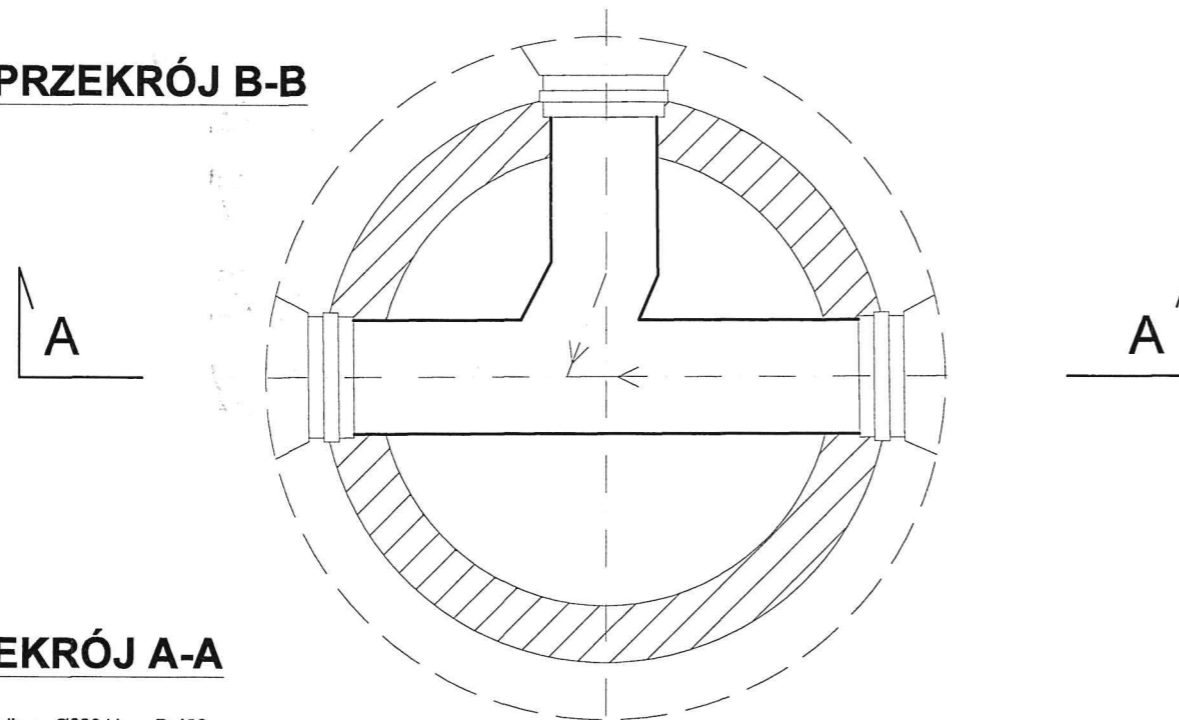


PRZEKRÓJ A-A

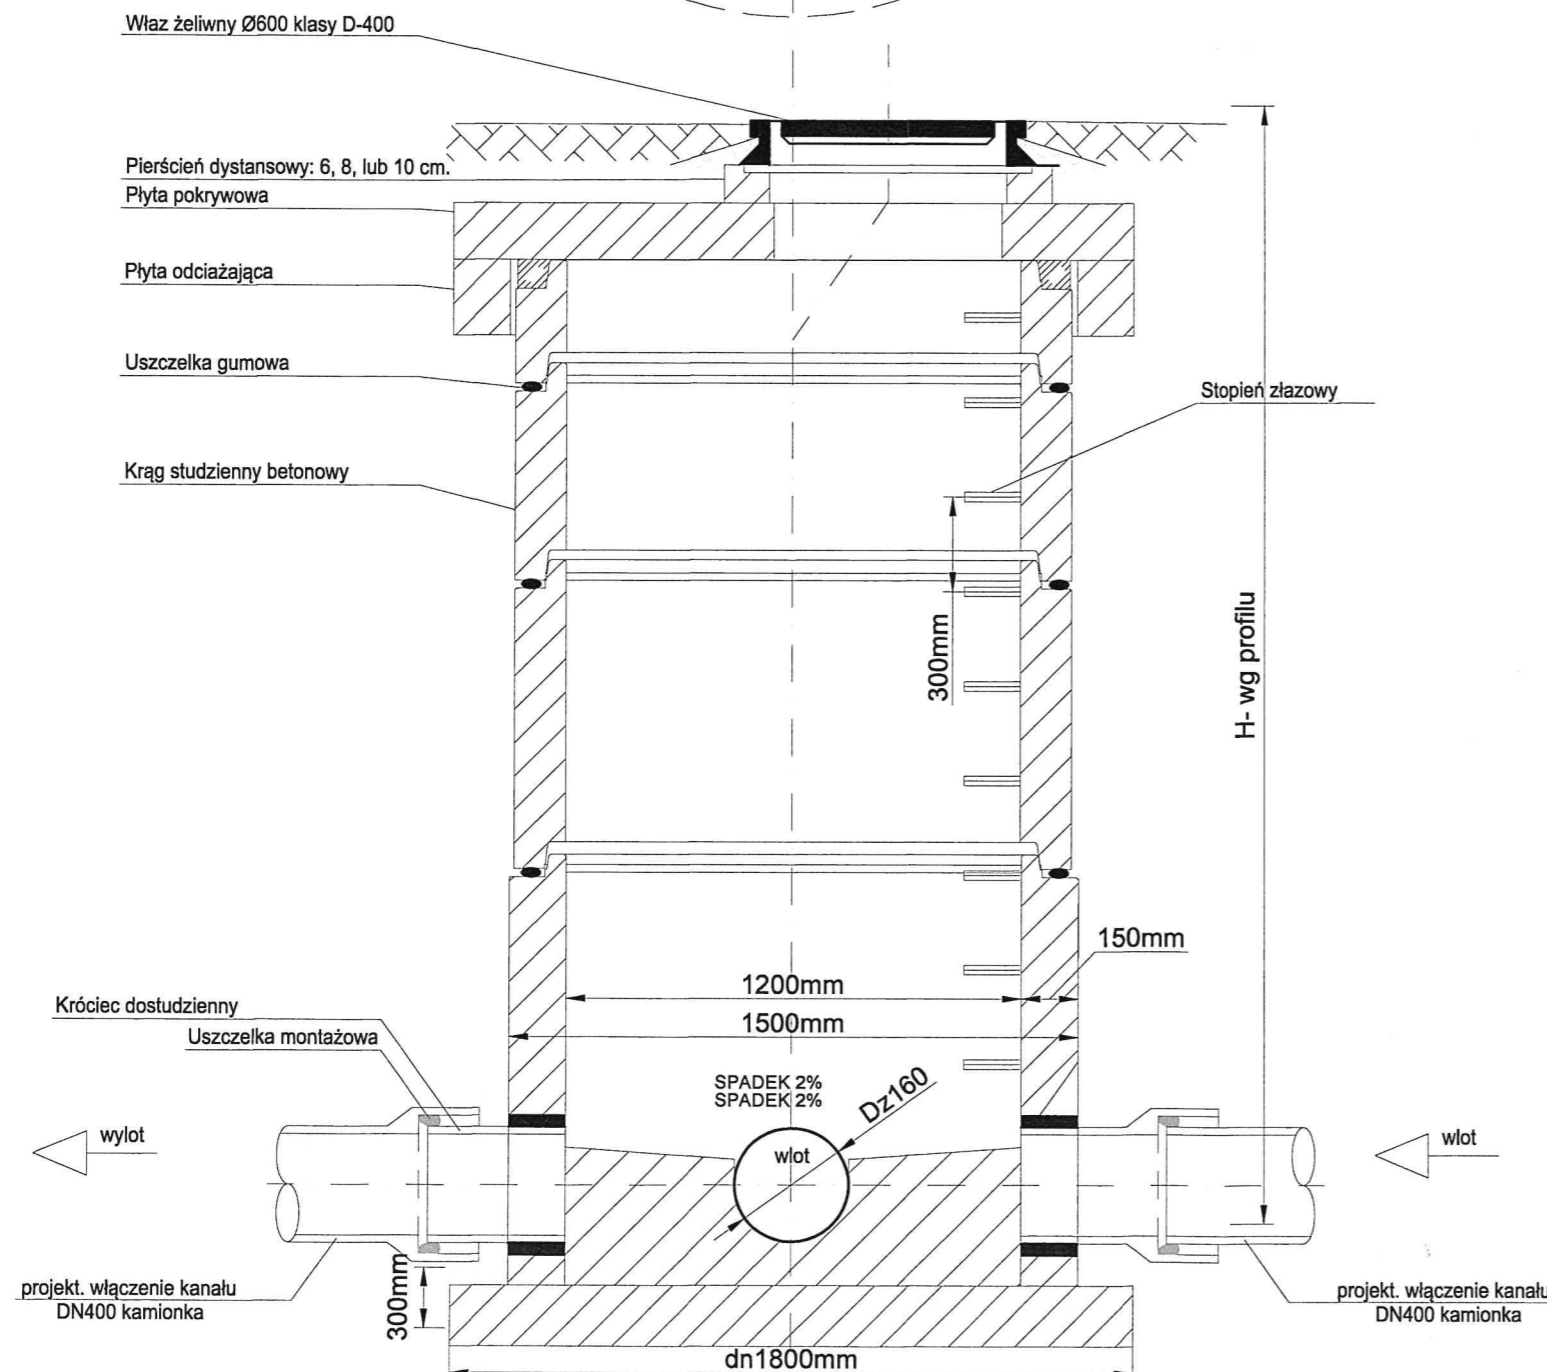

Jednostka projektowa		ul. Gąbińska 9/75 01-703 Warszawa tel. 605 890 100 , 502 337 895 e-mail: biuro@gwks.com.pl www.gwks.pl	
<b>GWK</b> <small>SPÓŁKA Z OGRANICZONĄ ODPOWIEDZIALNOŚCIĄ</small>			
Inwestor		Hydrosfera Józefów Sp. z o.o. Al. Drogowców 20 05-420 Józefów	
Nazwa opracowania		Dokumentacja projektowa - kosztorysowa modernizacji pompowni ścieków sanitarnych przy ul. Grottera w Józefowie	
Tytuł opracowania		PROJEKT TECHNICZNY przebudowy pompowni ścieków sanitarnych przy ul. Grottera w Józefowie	
Nazwa rysunku		SCHEMAT STUDNI BETONOWEJ DN1200	
Funkcja	Imię i nazwisko	Uprawnienia	Podpis
Projektował	dr inż. Agnieszka Halicka	MAZ/0200/POOS/08 w zakresie inst. sanit.	
Opracował	Dominik Rek	—	
Sprawił	mgr inż. Beata Skorupińska	78/DOS/05 w zakresie inst. sanit.	
Data 15.03.2022		Skala 1:500	Nr rys. 3

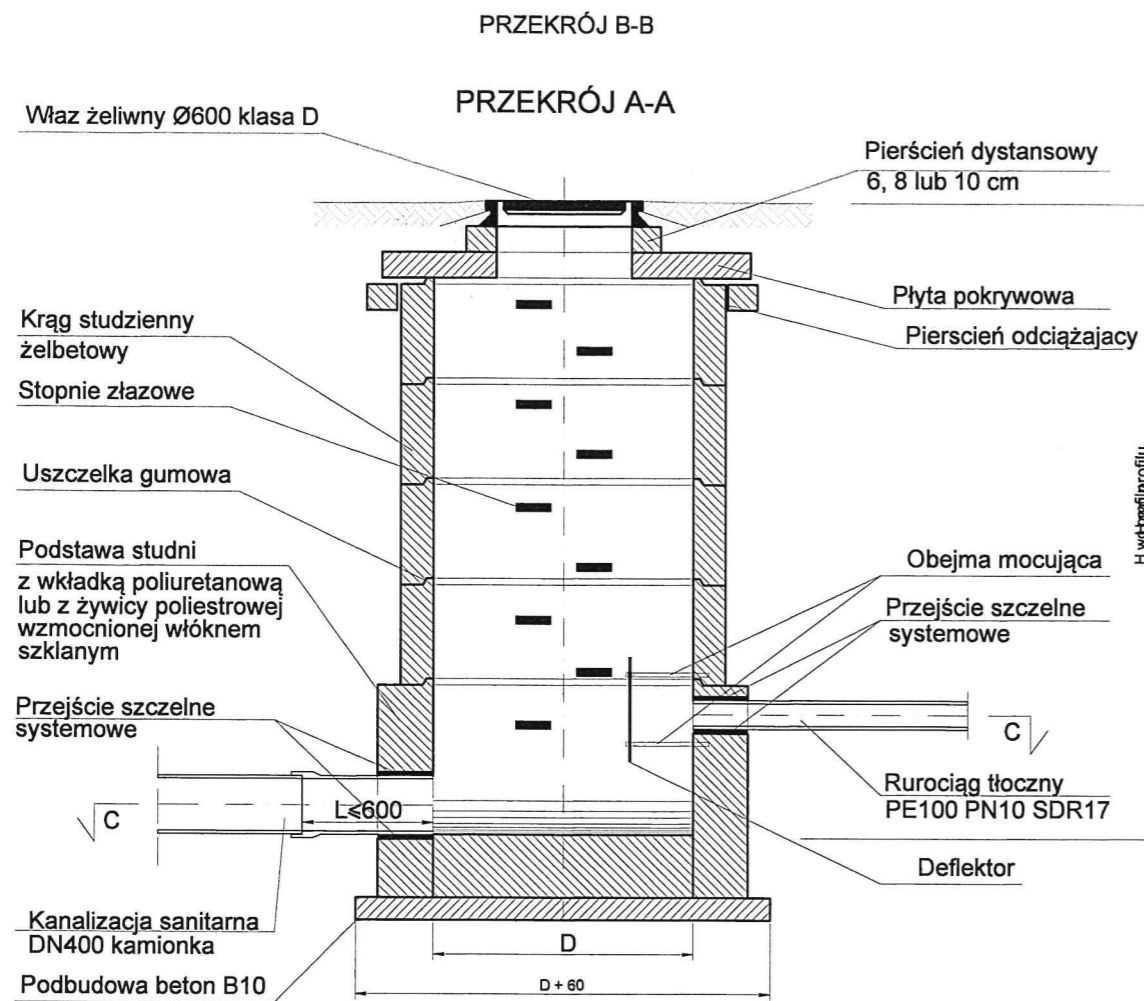

L.P	Nr studni	Średnica rurociągu tłoczego Dz [mm]	Wymiar deflektora [mm/mm/mm]
1.	I12.1	Dz225	600x600x3

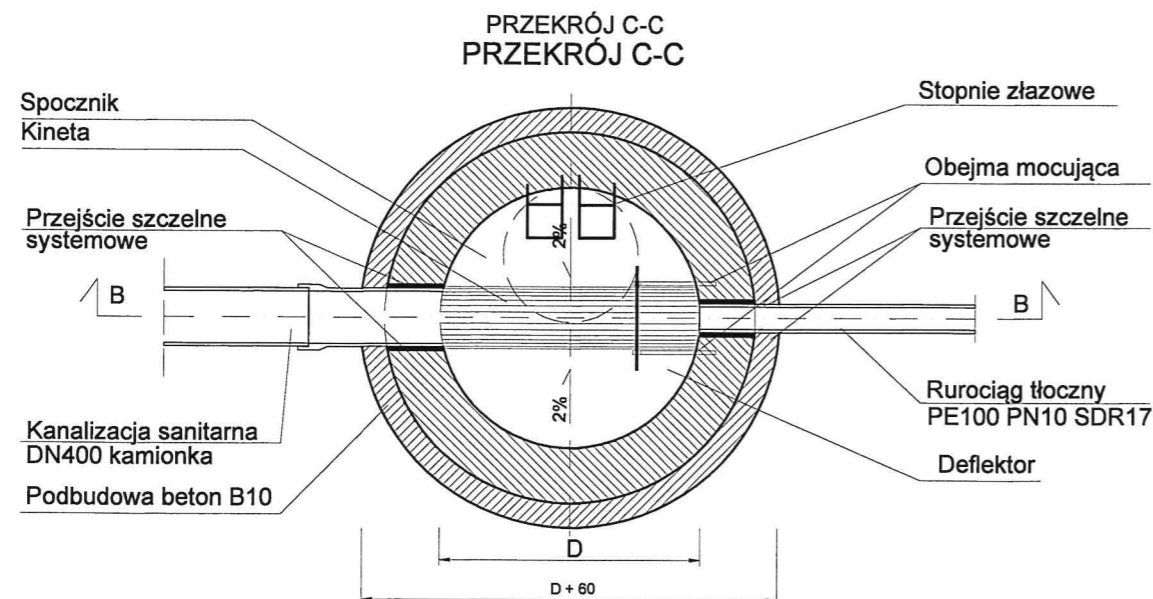

**GWK**  
sp. z o.o.

Pracownia projektowa:  
ul. Gąbińska 9/75  
01-703 Warszawa  
tel. 605 890 100, 502 337 89  
e-mail: biuro@gwks.com.pl  
www.gwks.pl

Inwestor Hydrosfera Józefów Sp. z o.o.  
Al. Drogowców 20  
05-420 Józefów

Nazwa opracowania  
Dokumentacja projektowo - kosztorysowa modernizacji pompowni ścieków sanitarnych przy ul. Grottera w Józefowie

Tytuł opracowania  
PROJEKT TECHNICZNY  
przebudowy pompowni ścieków sanitarnych  
przy ul. Grottera w Józefowie

Nazwa rysunku  
SCHEMAT STUDNI ROZPRĘŻNEJ

Funkcja	Imię i nazwisko	Uprawnienia	Podpis
Projektował	dr inż. Agnieszka Halicka	MAZ/0200/POOS/08 w zakresie inst. sanit.	
Opracował	Dominik Rek		
Sprawdził	mgr inż. Beata Skorupińska	78/DOS/05 w zakresie inst. sanit.	

Data 15.03.2022 Skala ---- Nr rys. 4

**GWK**  
sp. z o.o.

 
*Pracownia projektowa:*  
ul. Gabińska 9/75  
01-703 Warszawa  
tel. 605 890 100 , 502 337 895  
e-mail: biuro@gwkts.com.pl  
[www.gwkts.pl](http://www.gwkts.pl)

Nazwa opracowania

Dokumentacja projektowo - kosztorysowa modernizacji pompowni  
ścieków sanitarnych przy ul. Grotgiera w Józefowie

Nazwa rysunku

SCHEMAT TŁOCZNI ŚCIEKÓW

Funkcja	Imię i nazwisko	Uprawnienia	Podpis
Projektował	dr inż. Agnieszka Halicka	MAZ/0200/POOS/08 w zakresie inst. sanit.	
Opracował	Dominik Rek		
Sprawdził	mgr inż. Beata Skorupińska	78/DOŚ/05 w zakresie inst. sanit.	
Data	15.03.2022	Skala —	Nr rys. 5

