



Mapa do celów projektowych	
skala 1: 500	
jednostka ewidencyjna	141701_1 Józefów
obręb	141701_1.0021 Józefów
działka	239/1
układ współrzędnych	2000/7
układ wysokości	PL-EVRF 2007-NH
zakres aktualizacji	zaznaczony kolorem zielonym
data opracowania mapy	27.12.2021
numer zgłoszenia	GK.III.6640.1.6408.2021
Informacje o służebnościach gruntowych występujących w zakresie opracowania mapy	nie występują
Nie wyklucza się istnienia w terenie urządzeń podziemnych nie zgłoszonych do inwentaryzacji powykonawczej.	
Nazwa wykonawcy	inwestGEO
podpis osoby reprezentującej wykonawcę (imię i nazwisko, nr uprawnień)	GEODETA mgr inż. Artur Żelazowski nr upr 10090

OŚWIADCZENIE	
Praca nr GK.III.6640.1.6408.2021 zgłoszona do Starosty Otwockiego, uzyskała pozytywny wynik kontroli. Protokół z dn. 11.01.2022. Kierownik roboty mgr inż. Artur Żelazowski - numer uprawnień 10090.	
Jestem świadomy odpowiedzialności karnej za złożenie fałszywego oświadczenia	

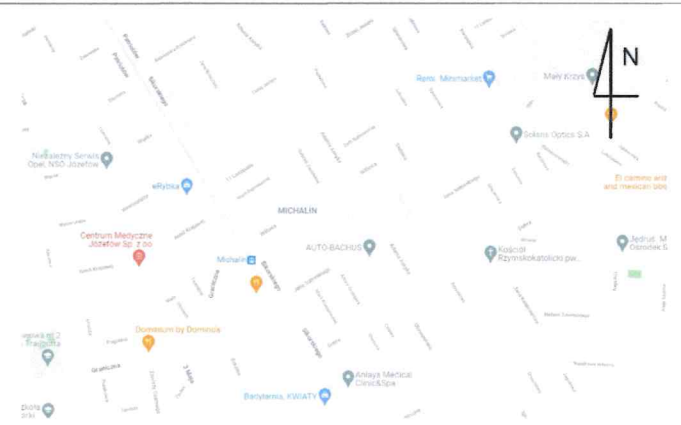

Poświadczam zgodność treści mapy z mapą do celów projektowych zarejestrowaną pod numerem GK.III.6640.1.6408.2021

dr inż. Agnieszka Halicka
uprawnienia do projektowania bez ograniczeń w specjalności instalacyjnej w zakresie sieci, instalacji i urządzeń cieplnych, wentylacyjnych, gazowych, wodociagowych i kanalizacyjnych
nr ewid. MAZ/0200/POOS/08

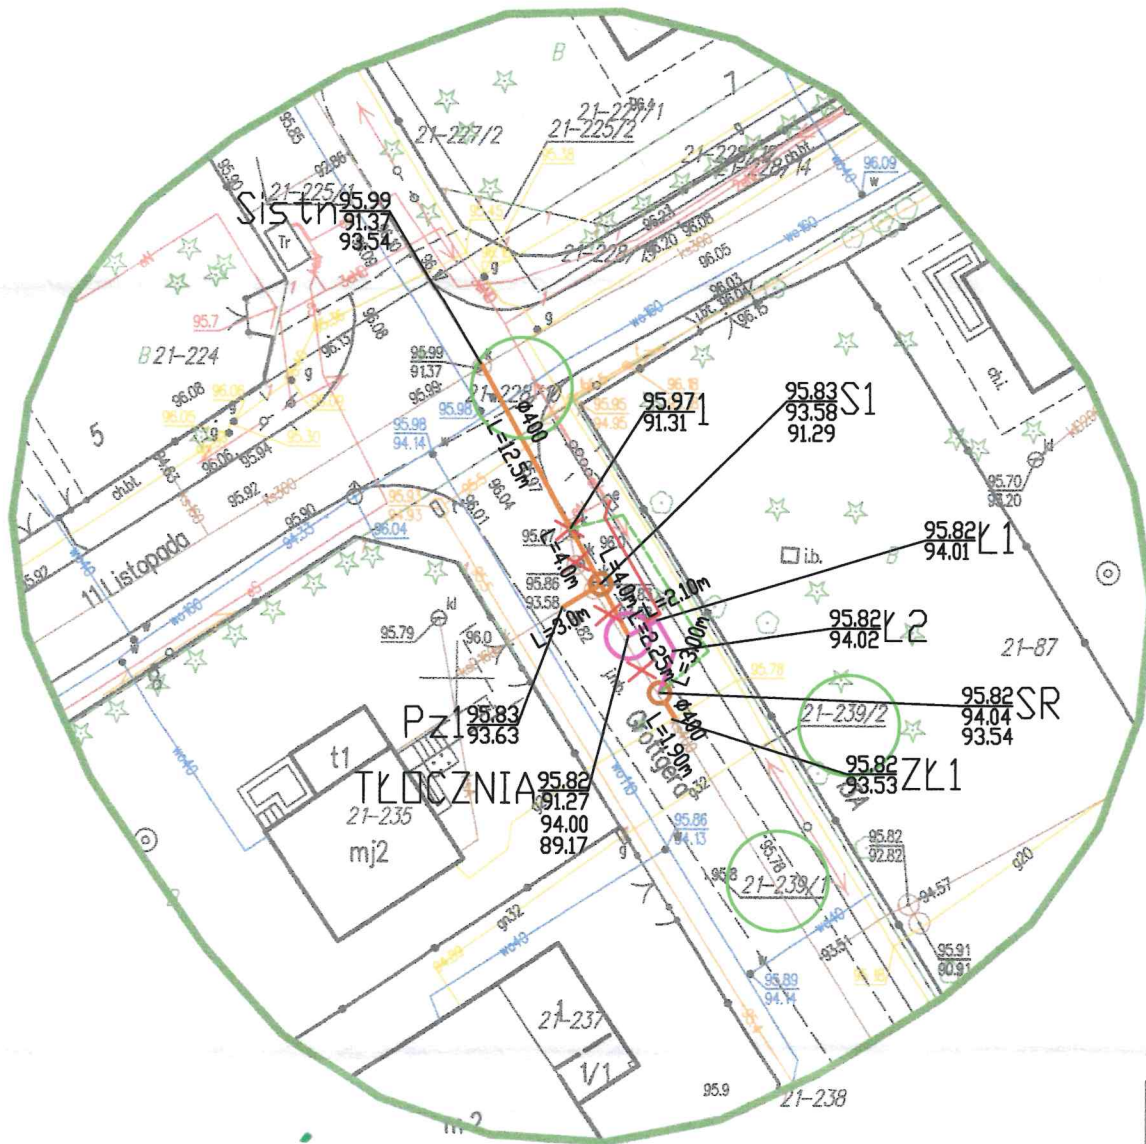

LEGENDA

Dz400 KAMIONKA L=20m i=1,0%	PRZEBUDOWA- SIEĆ KANALIZACJA
Dz160 PVC-U L=2m i=1,5%	PRZEBUDOWA- ODEJSCIA KANALIZACJI SANITARNEJ
Dz225 PE100 L=2m i=1,5%	PRZEBUDOWA - KANALIZACJA SANITARNA TŁOCZNA
Dz160 PE100 L=2m i=1,5%	PROJEKTOWANY RUROCIĄG TŁOCZNY TYMCZASOWY
***	KANALIZACJA SANITARNA DO LIKWIDACJI
—	KABEL eN
○	PROJ. STUDNIA Ø1500
○	TŁOCZNIA ŚCIEKÓW DN3000
20/3	NUMER EWID. DZIAŁKI
—	GRANICA EWID. DZIAŁKI

GWK
sp. z o.o.

Pracownia projektowa:
ul. Gąbińska 9/75
01-703 Warszawa
tel. 605 890 100 , 502 337 89
e-mail: biuro@gwkts.com.pl
www.gwkts.pl

Inwestor	Hydrosfera Józefów Sp. z o.o. Al. Drogowców 20 05-420 Józefów		
Nazwa opracowania	Dokumentacja projektowo - kosztorysowa modernizacji pompowni ścieków sanitarnych przy ul. Grottera w Józefowie		
Tytuł opracowania	Projekt zagospodarowania terenu przebudowy pompowni ścieków sanitarnych przy ul. Grottera w Józefowie		
Nazwa rysunku	PROJEKT ZAGOSPODAROWANIA TERENU		
Funkcja	Imię i nazwisko	Uprawnienia	Podpis
Projektował	dr inż. Agnieszka Halicka	MAZ/0200/POOS/08 w zakresie inst. sanit.	
Opracował	Dominik Rek		
Sprawdził	mgr inż. Beata Skorupińska	78/DOŚ/05 w zakresie inst. sanit.	
Data	15.03.2022	Skala 1:500	Nr rys.

punkty graniczne wyróżnione liczbą inną niż '1'
nie spełniają wymagań rozporządzenia w sprawie EGIB
z obowiązyujących standardów technicznych.